



COMUNE DI CAMIGLIANO

(Provincia di Caserta)

**ADEGUAMENTO SISMICO, EFFICIENTAMENTO ENERGETICO E
RIQUALIFICAZIONE FUNZIONALE DELL'EDIFICIO SCOLASTICO
"DON LORENZO MILANI" - ALA OVEST**

PROGETTO ESECUTIVO CANTIERABILE

Scala

Genn. 2018

PROGETTO ARCHITETTONICO


IMPIANTI (Idrico – Elettrico – Termico)

Tav.

8


IL PROGETTISTA – U.T.C.

(Dott. Ing. Pietro PARISI)

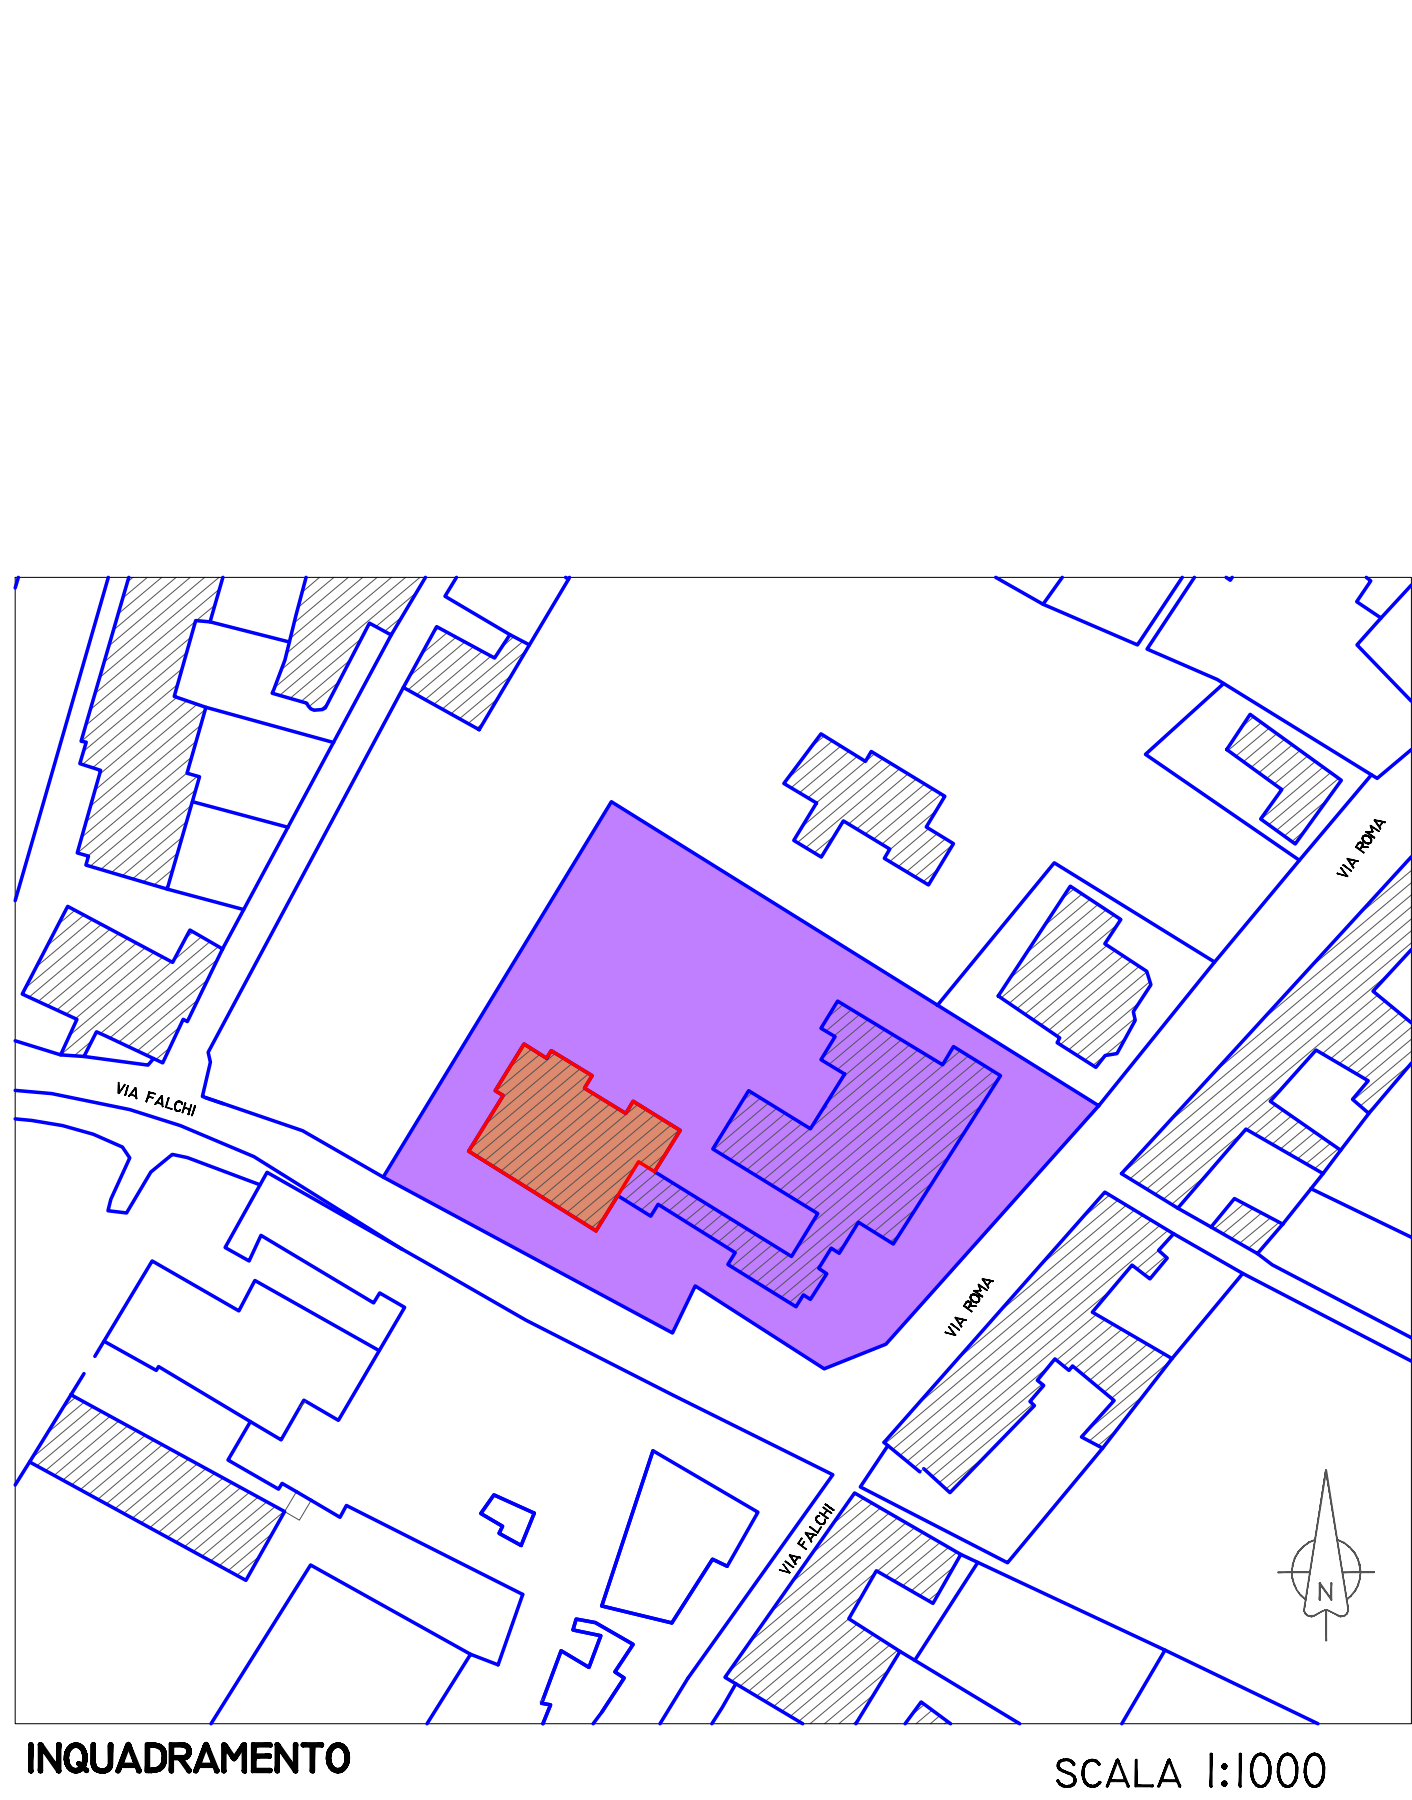


INQUADRAMENTO

SCALA 1:1000

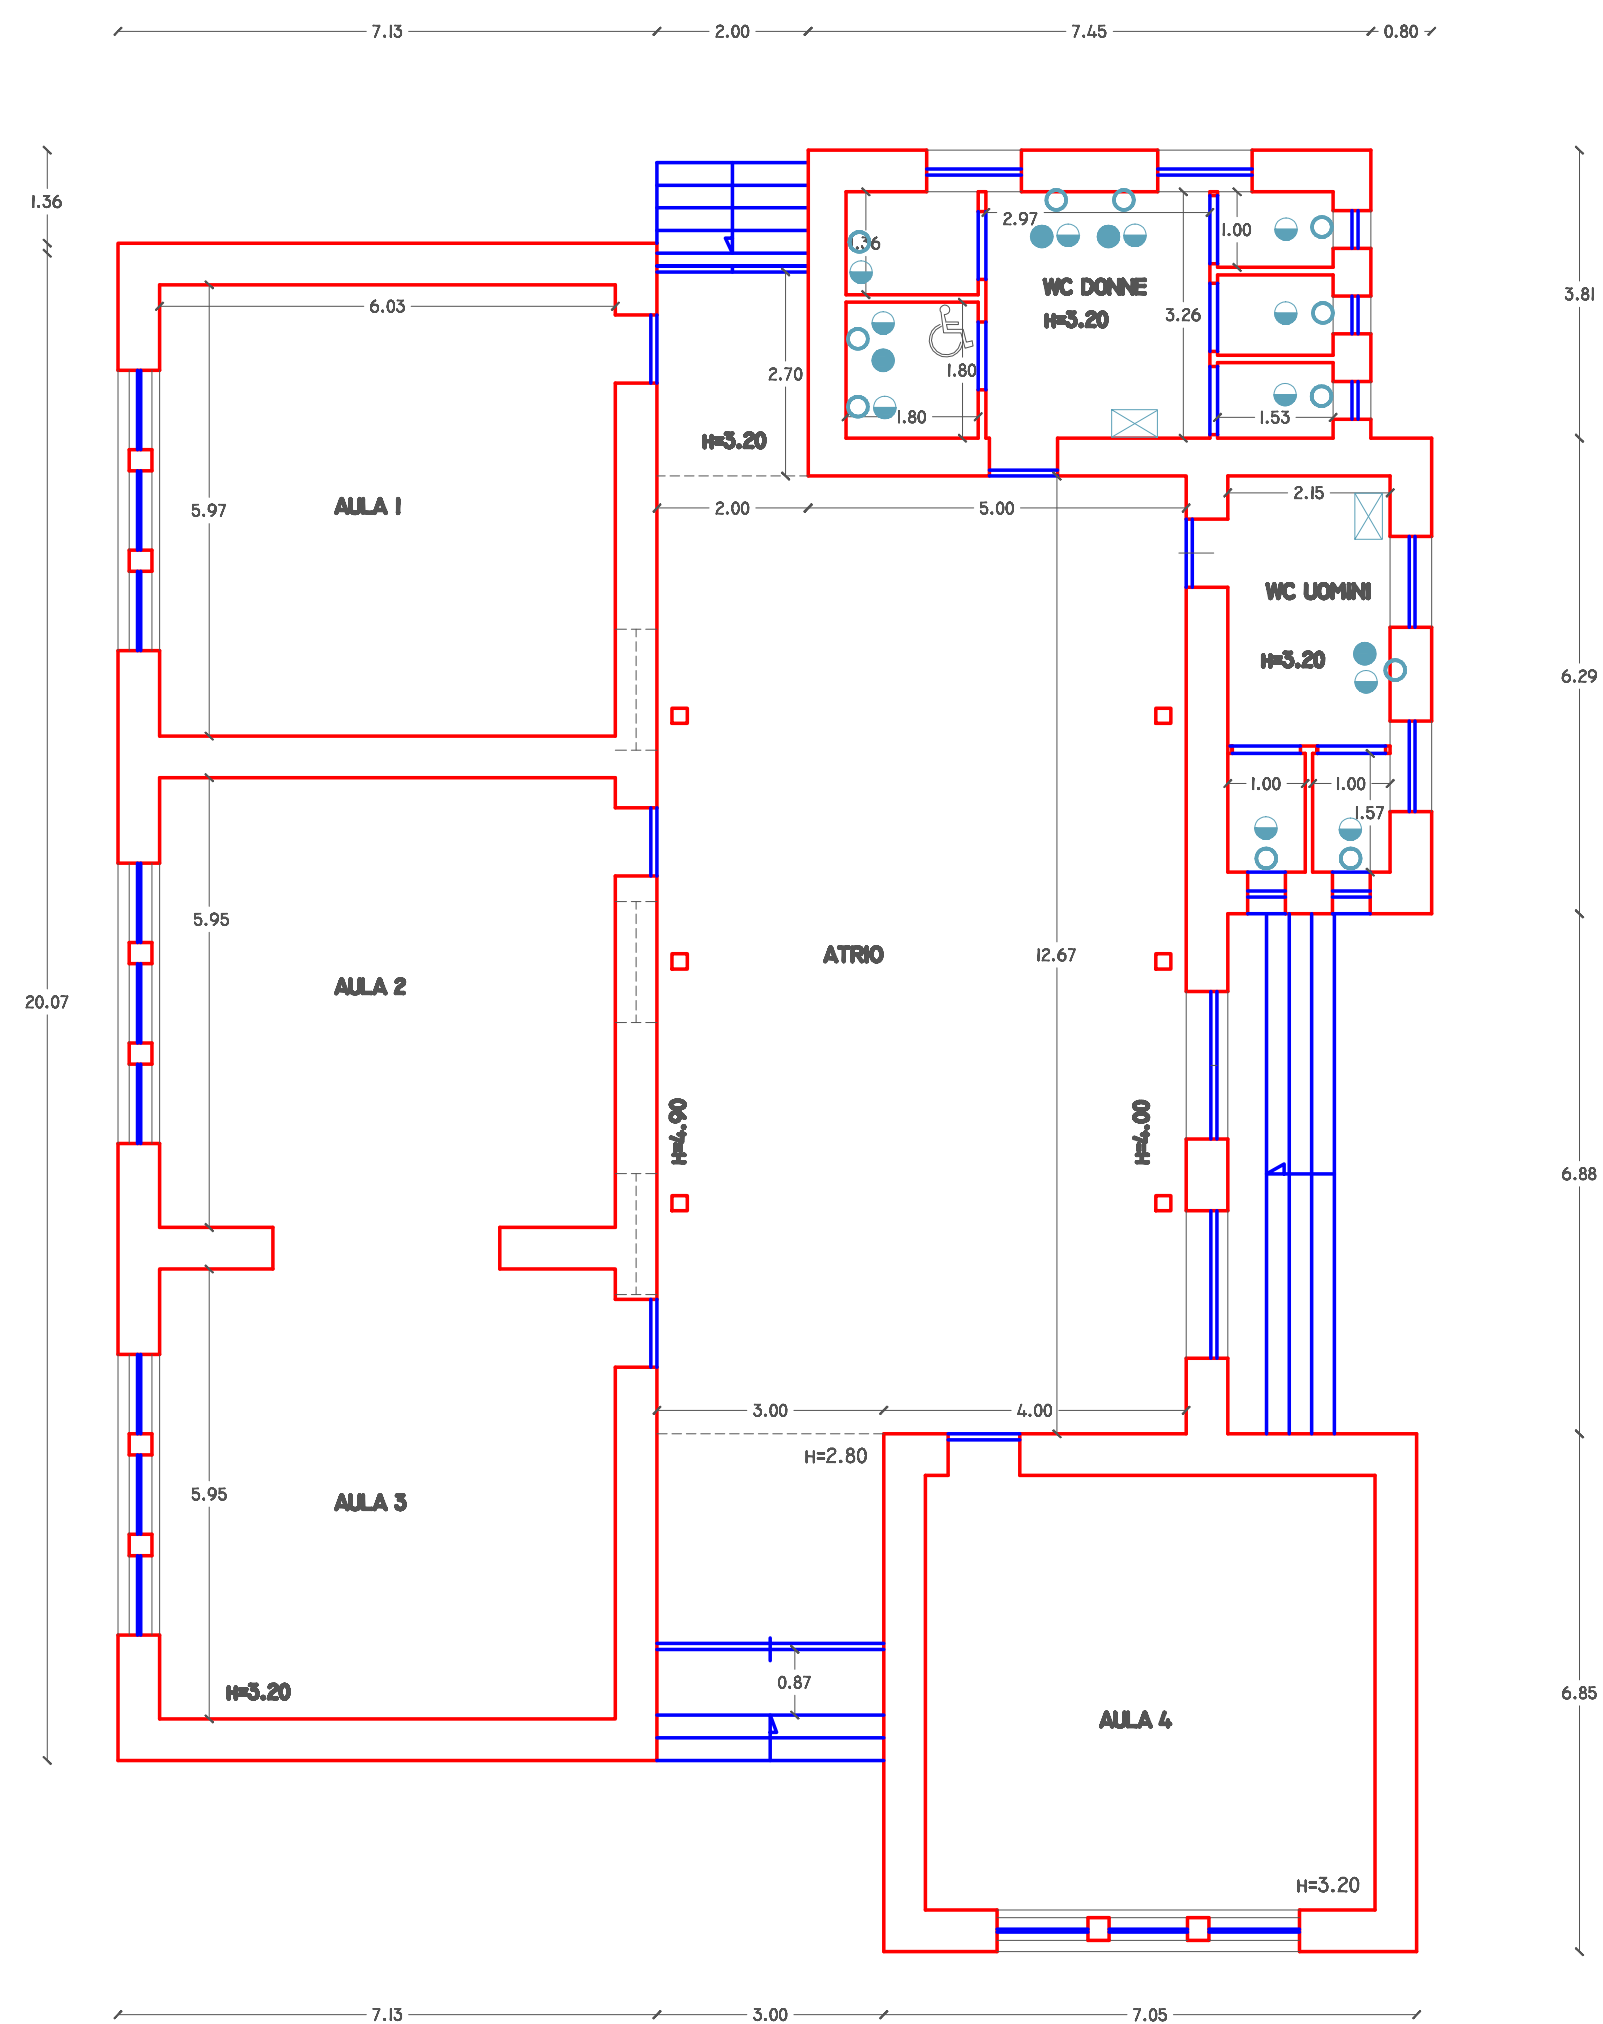


PIANTA IMPIANTO IDRICO

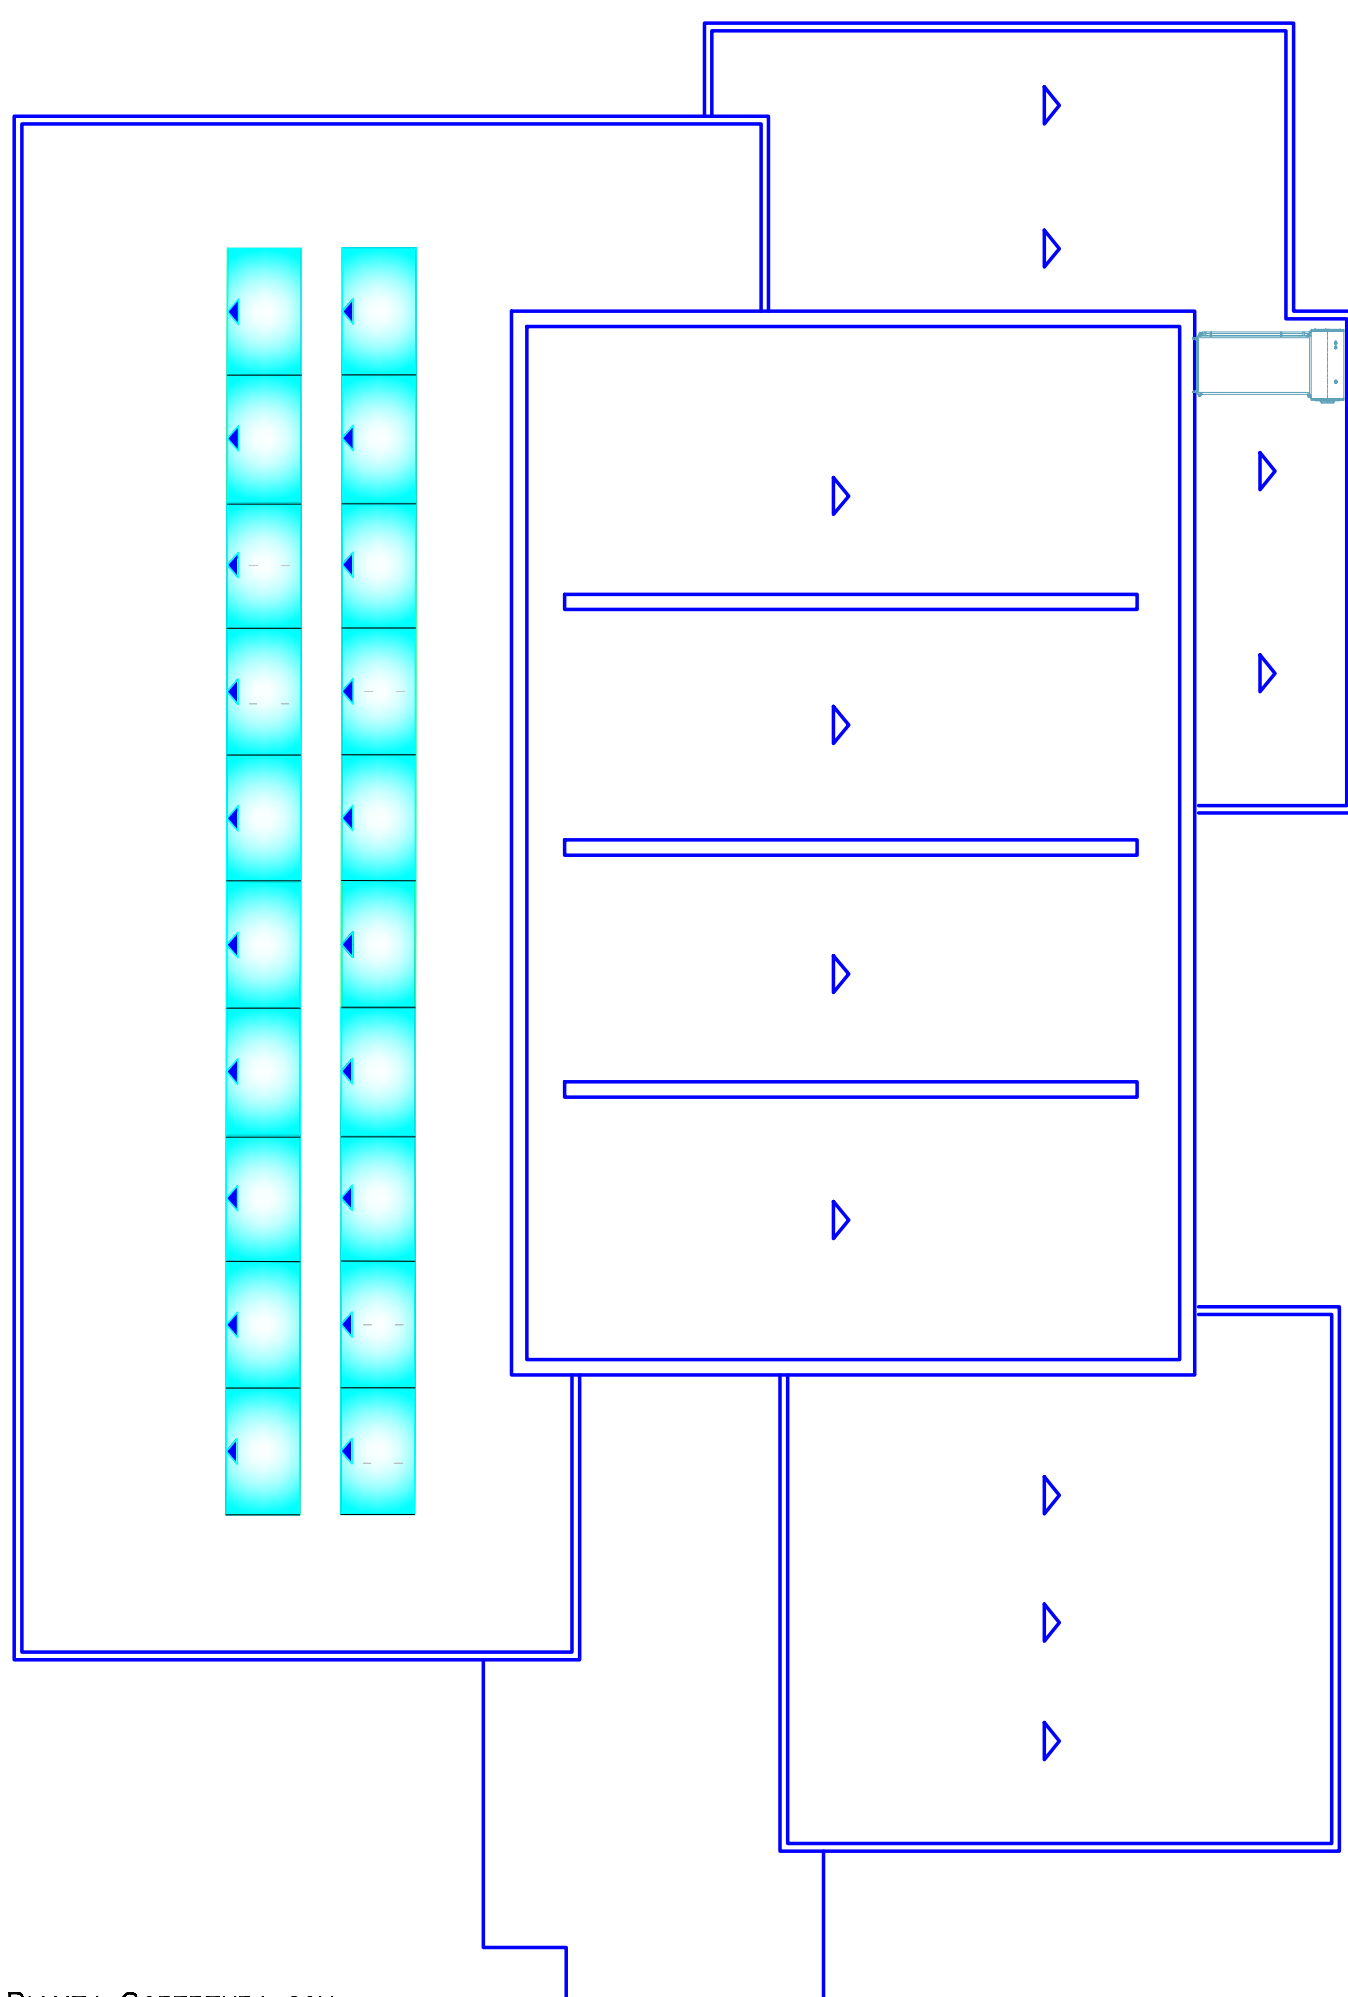


PIANTA COPERTURA CON IMPIANTO FOTOVOLTAICO

LEGENDA	
IMPIANTO IDRICO	
SCALDACQUA ELETTRICO	
PUNTI ACQUA FREDDA	
PUNTI ACQUA CALDA	
SCARICO	


LEGENDA	
IMPIANTO ANTINCENDIO E RILEVAZIONE INCENDI	
RILEVATORE DI FUMO	
RILEVATORE TERMICO	
PULSANTE DI ALLARME INCENDI	
LUCE DI EMERGENZA	
MANIGLIONI ANTIPANICO A SPINTA	
SEGNALATORE SONORO DI ALLARME CENTRALINA	
ATTACCO PER AUTOPOMPA VVFF	
IDRANTE A COLONNA SOTTOSUOLO	
NASPO	
POZZETTO IN CLS 50x50	
IMPIANTO ELETTRICO	
INTERRUTTORE UNIPOLARE	
INTERRUTTORE DEVIATORE	
PRESA BIVALENTE 10/16 A	
APPARECCHIO DI ILLUMINAZIONE A TUBI FLUORESCENTI 2x18 W	
APPARECCHIO DI ILLUMINAZIONE A TUBI FLUORESCENTI 4x18 W	
APPARECCHIO DI ILLUMINAZIONE A TUBI FLUORESCENTI 2x36 W	
CONVETTORE ELETTRICO PER AMBIENTI	

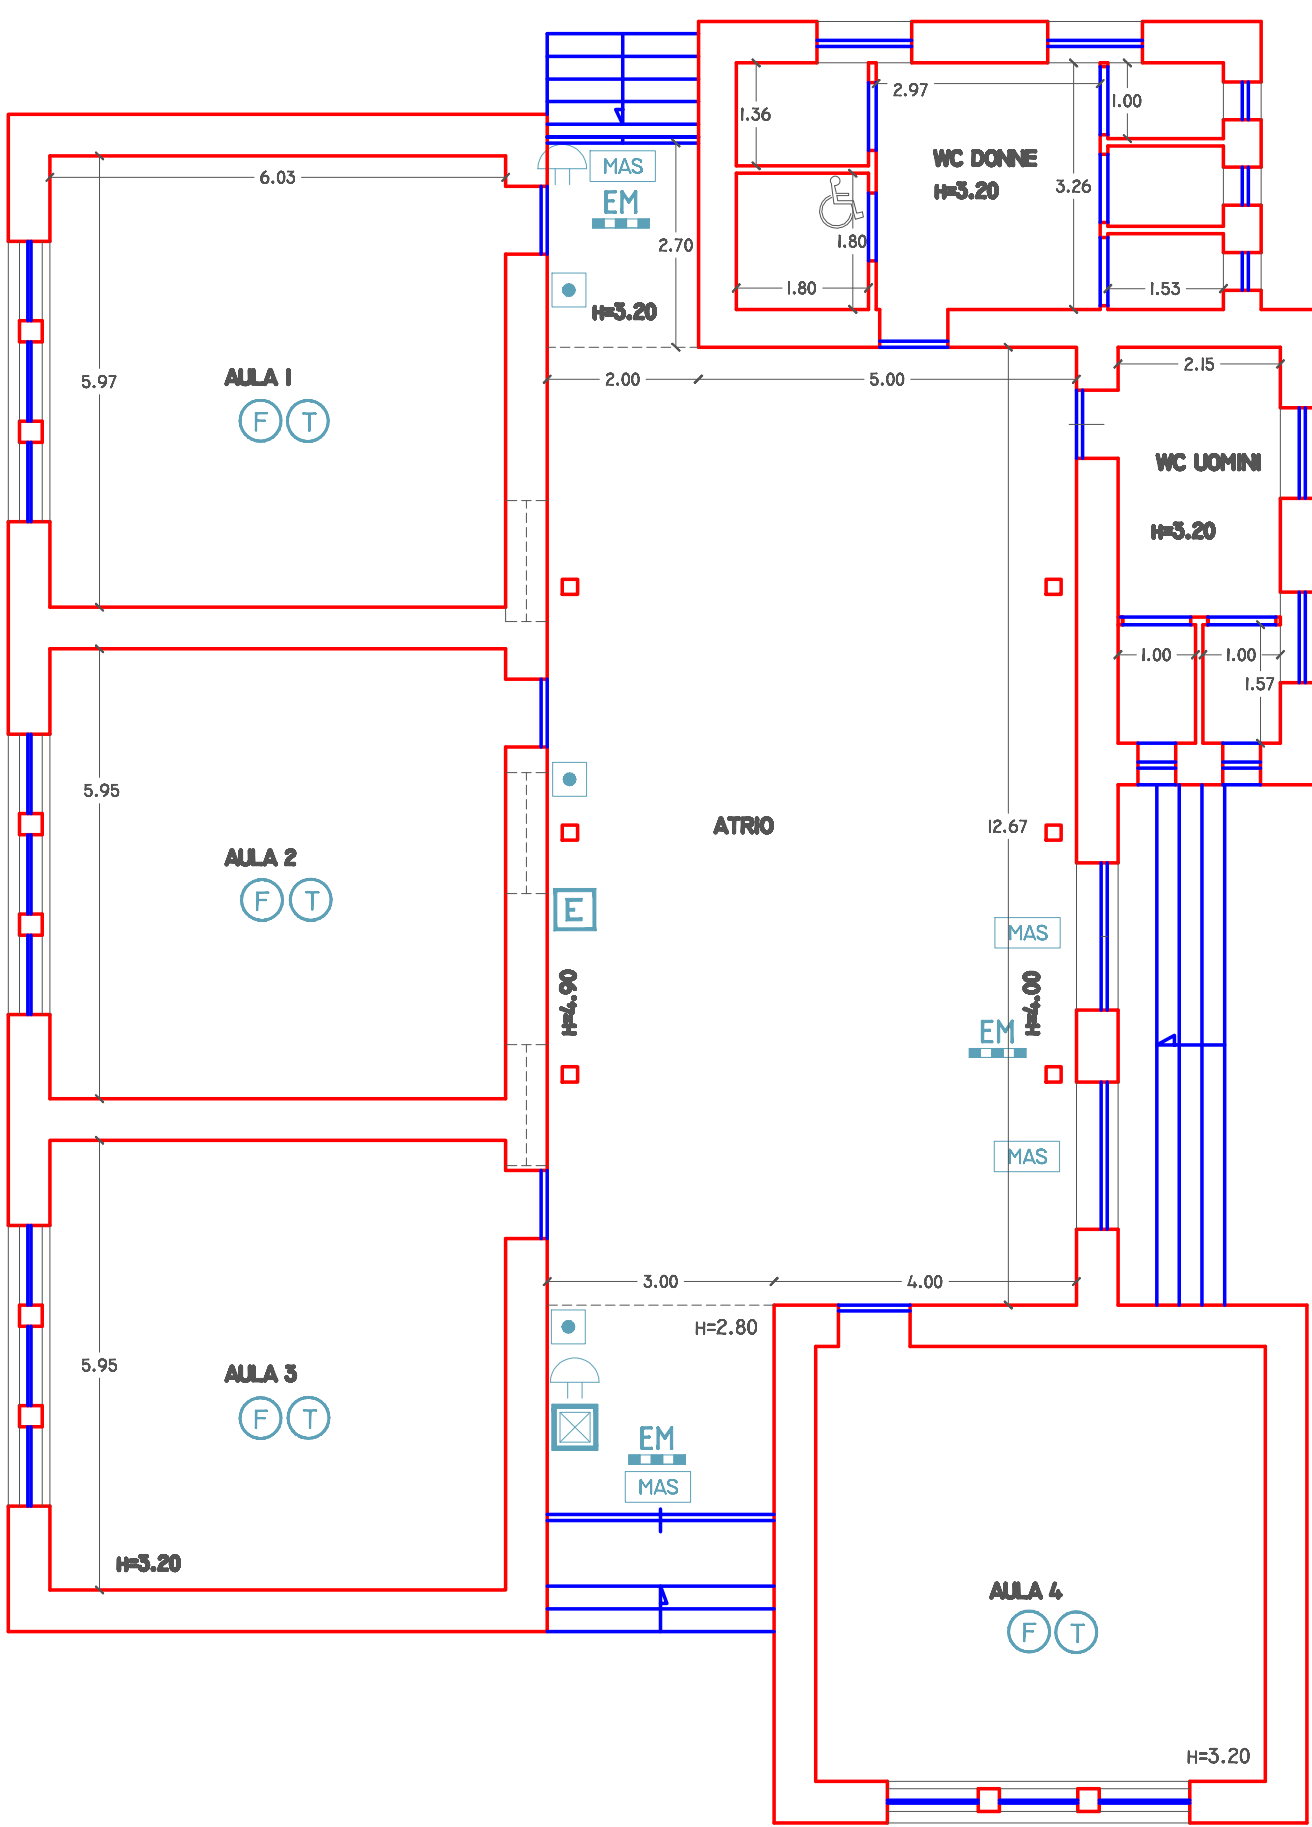

PIANTA IMPIANTO RILEVAZIONE INCENDI

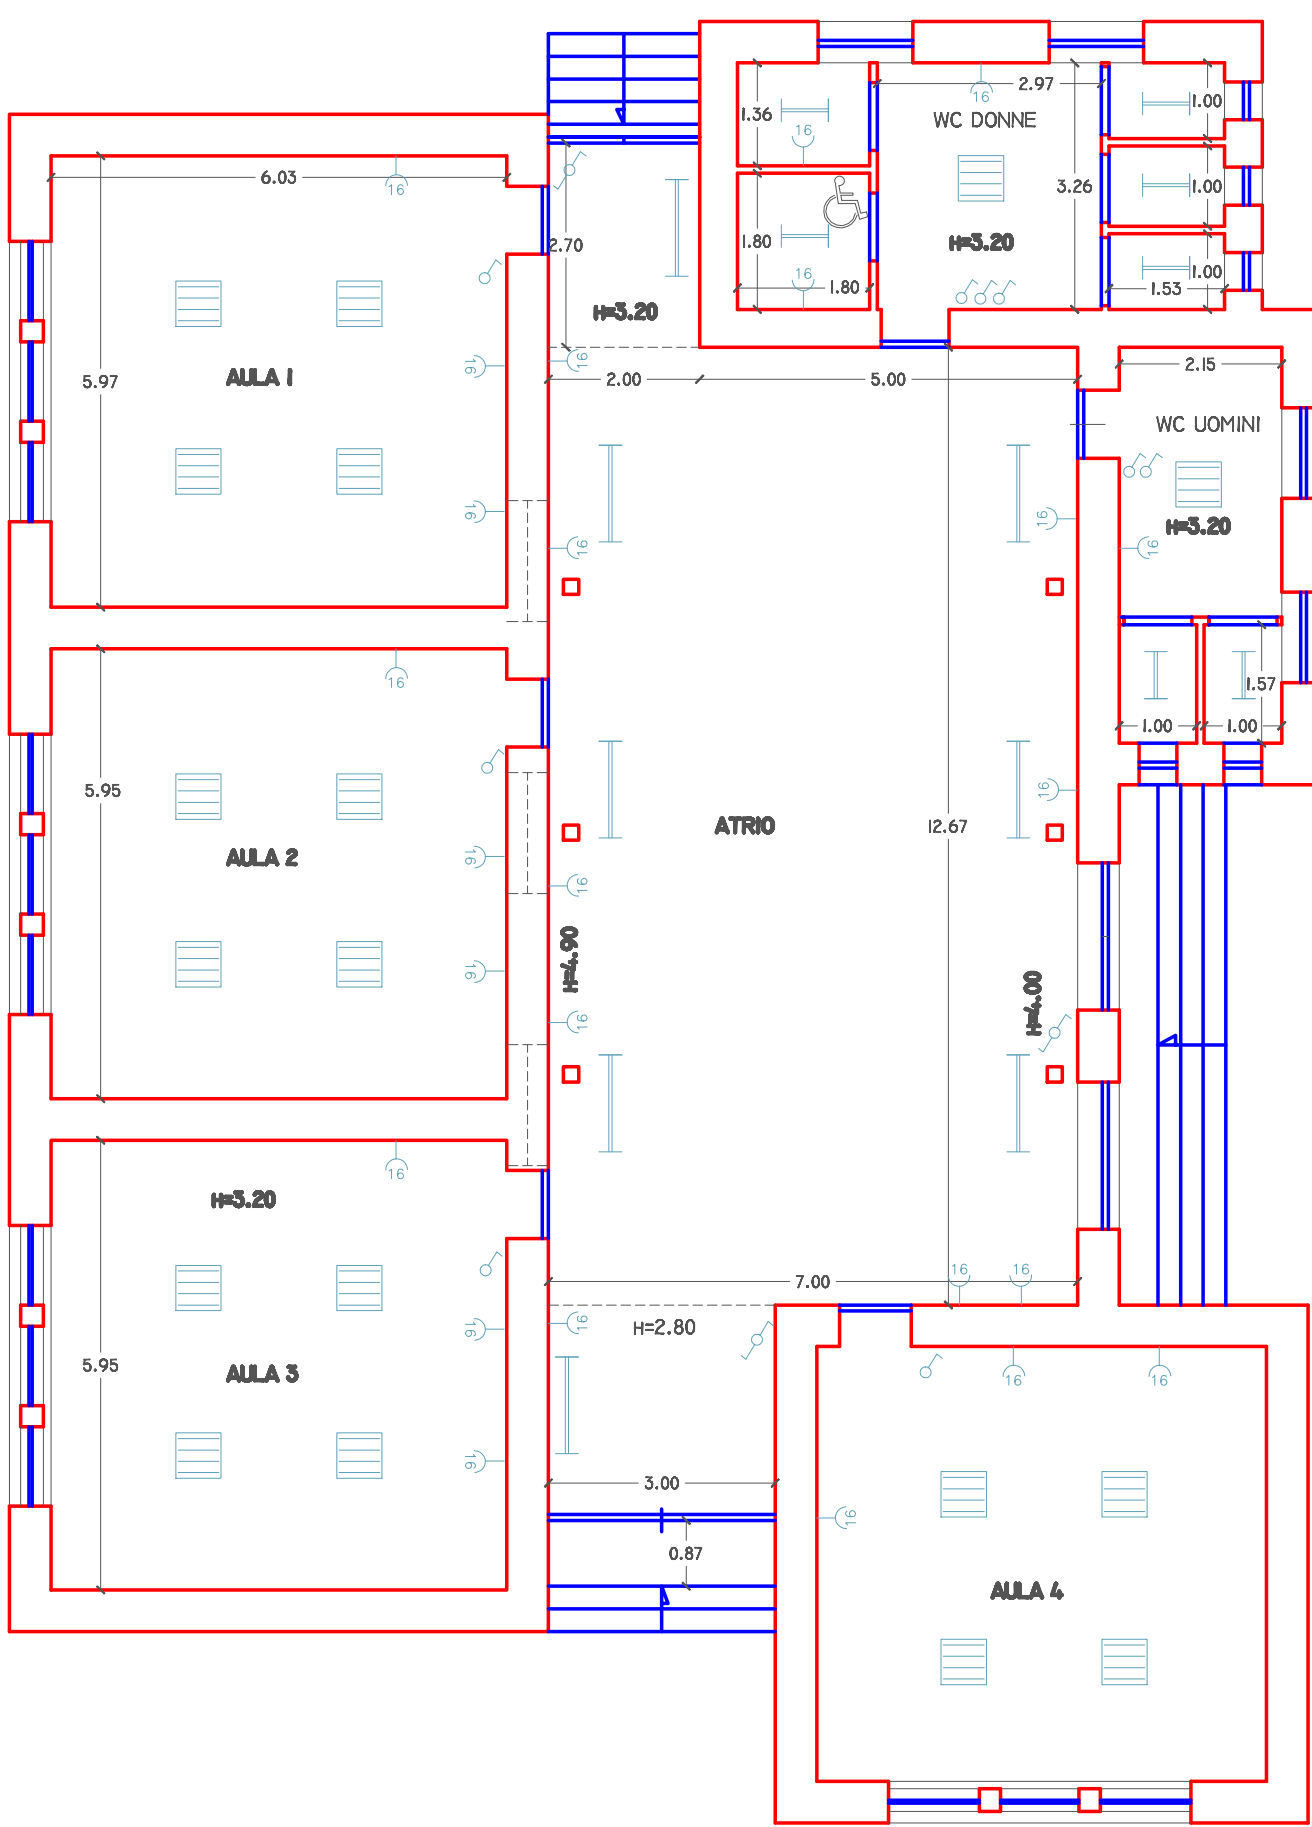

PIANTA IMPIANTO ELETTRICO

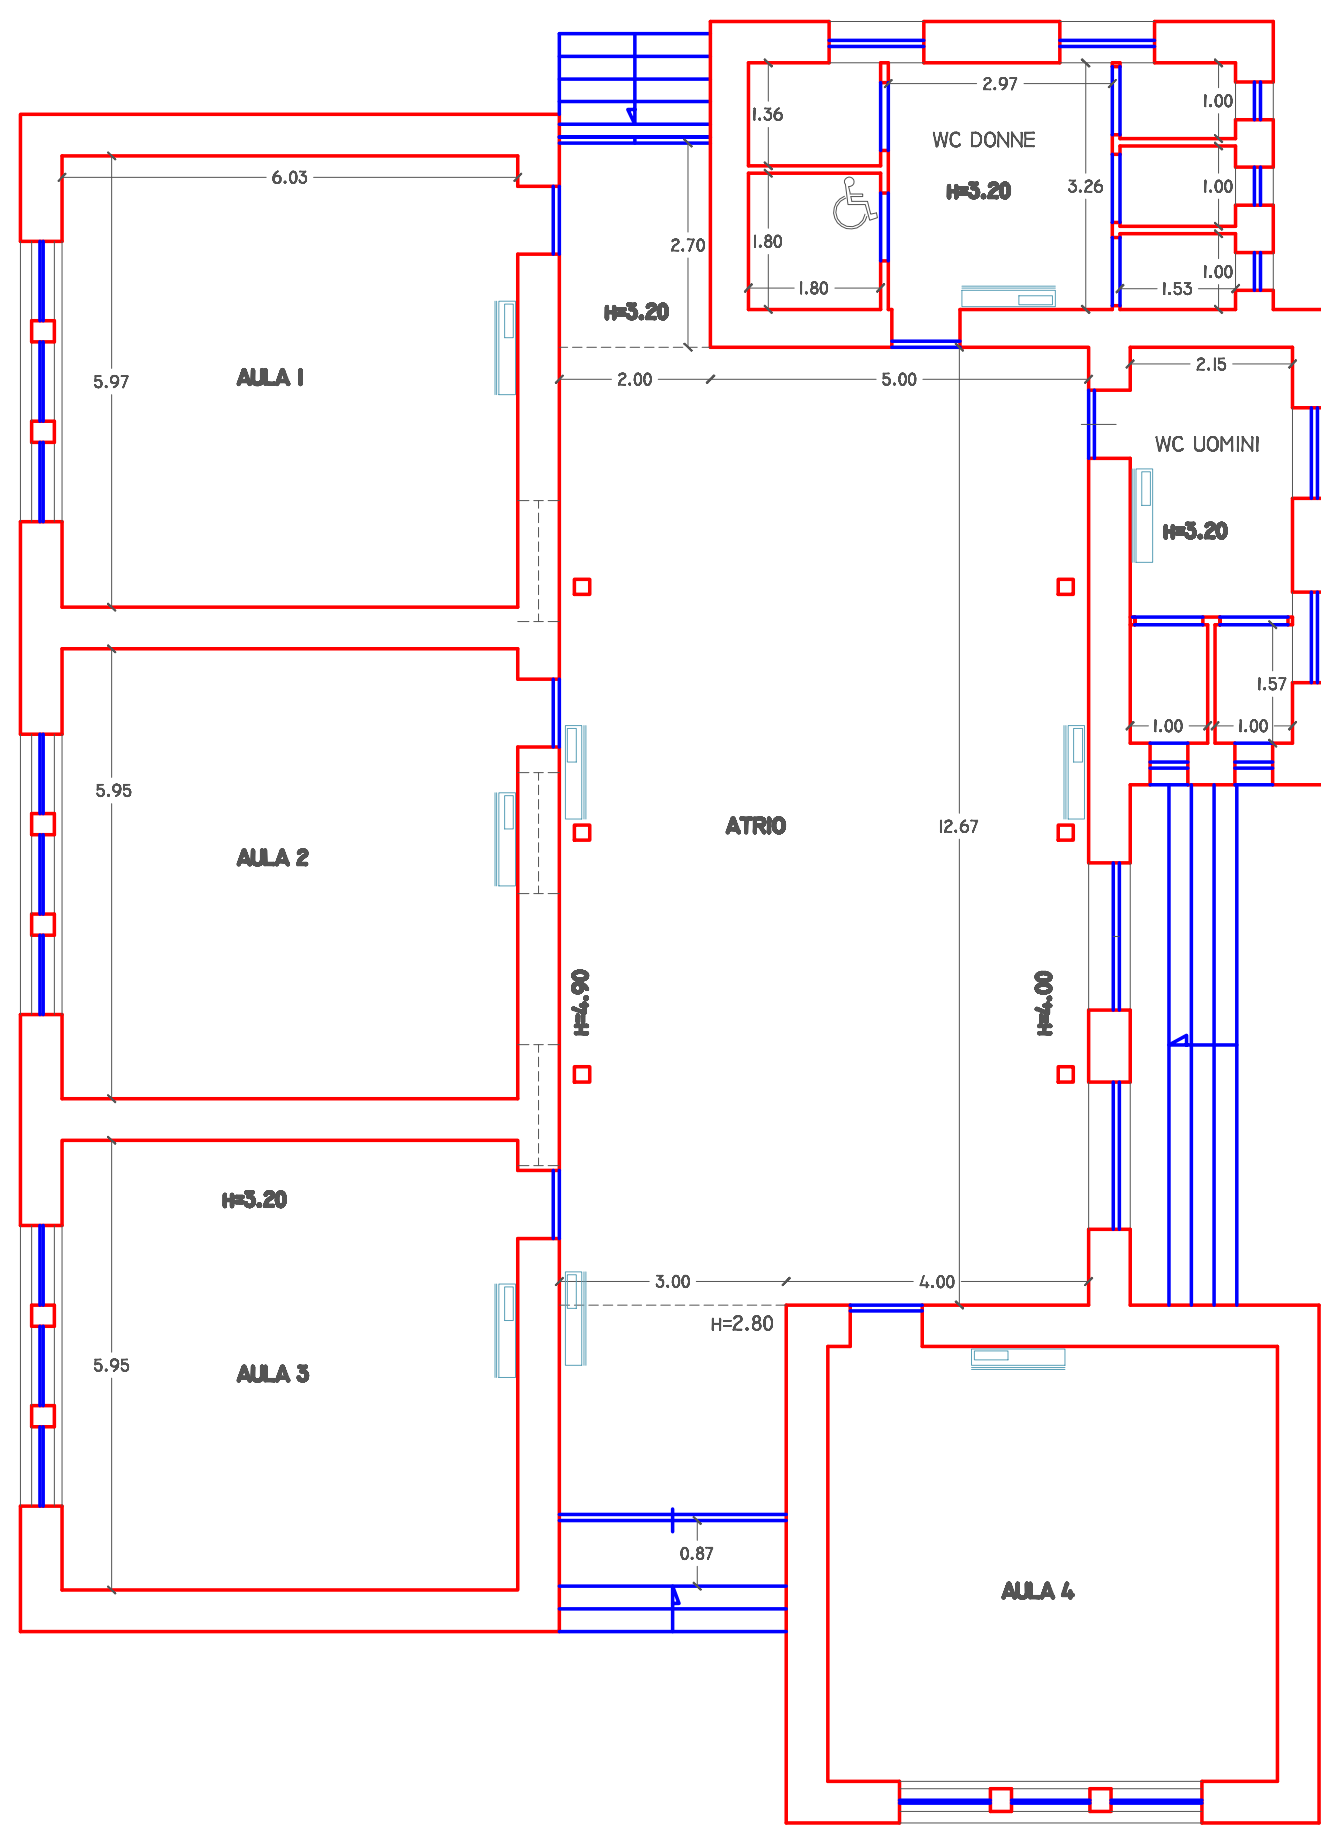

PIANTA IMPIANTO DI RISCALDAMENTO